

LEGENDA:



VZT POTRUBÍ ČTYŘHRANNÉ



STOUPACÍ POTRUBÍ VZT



VÝFUK ODPADNÍHO VZDUCHU



PŘÍVOD ČERSTVÉHO VZDUCHU



 
PŘÍVOD VZDUCHU DO MÍSTNOSTI POD DVEŘMI NEBO MŘÍŽKOU




ODVOD VZDUCHU




PŘÍVOD VZDUCHU



MNOŽSTVÍ ODVODNÍHO VZDUCHU

 

ROZVODY CHLAZENÍ – MĚDENÉ (KAUČUK IZOLACE)

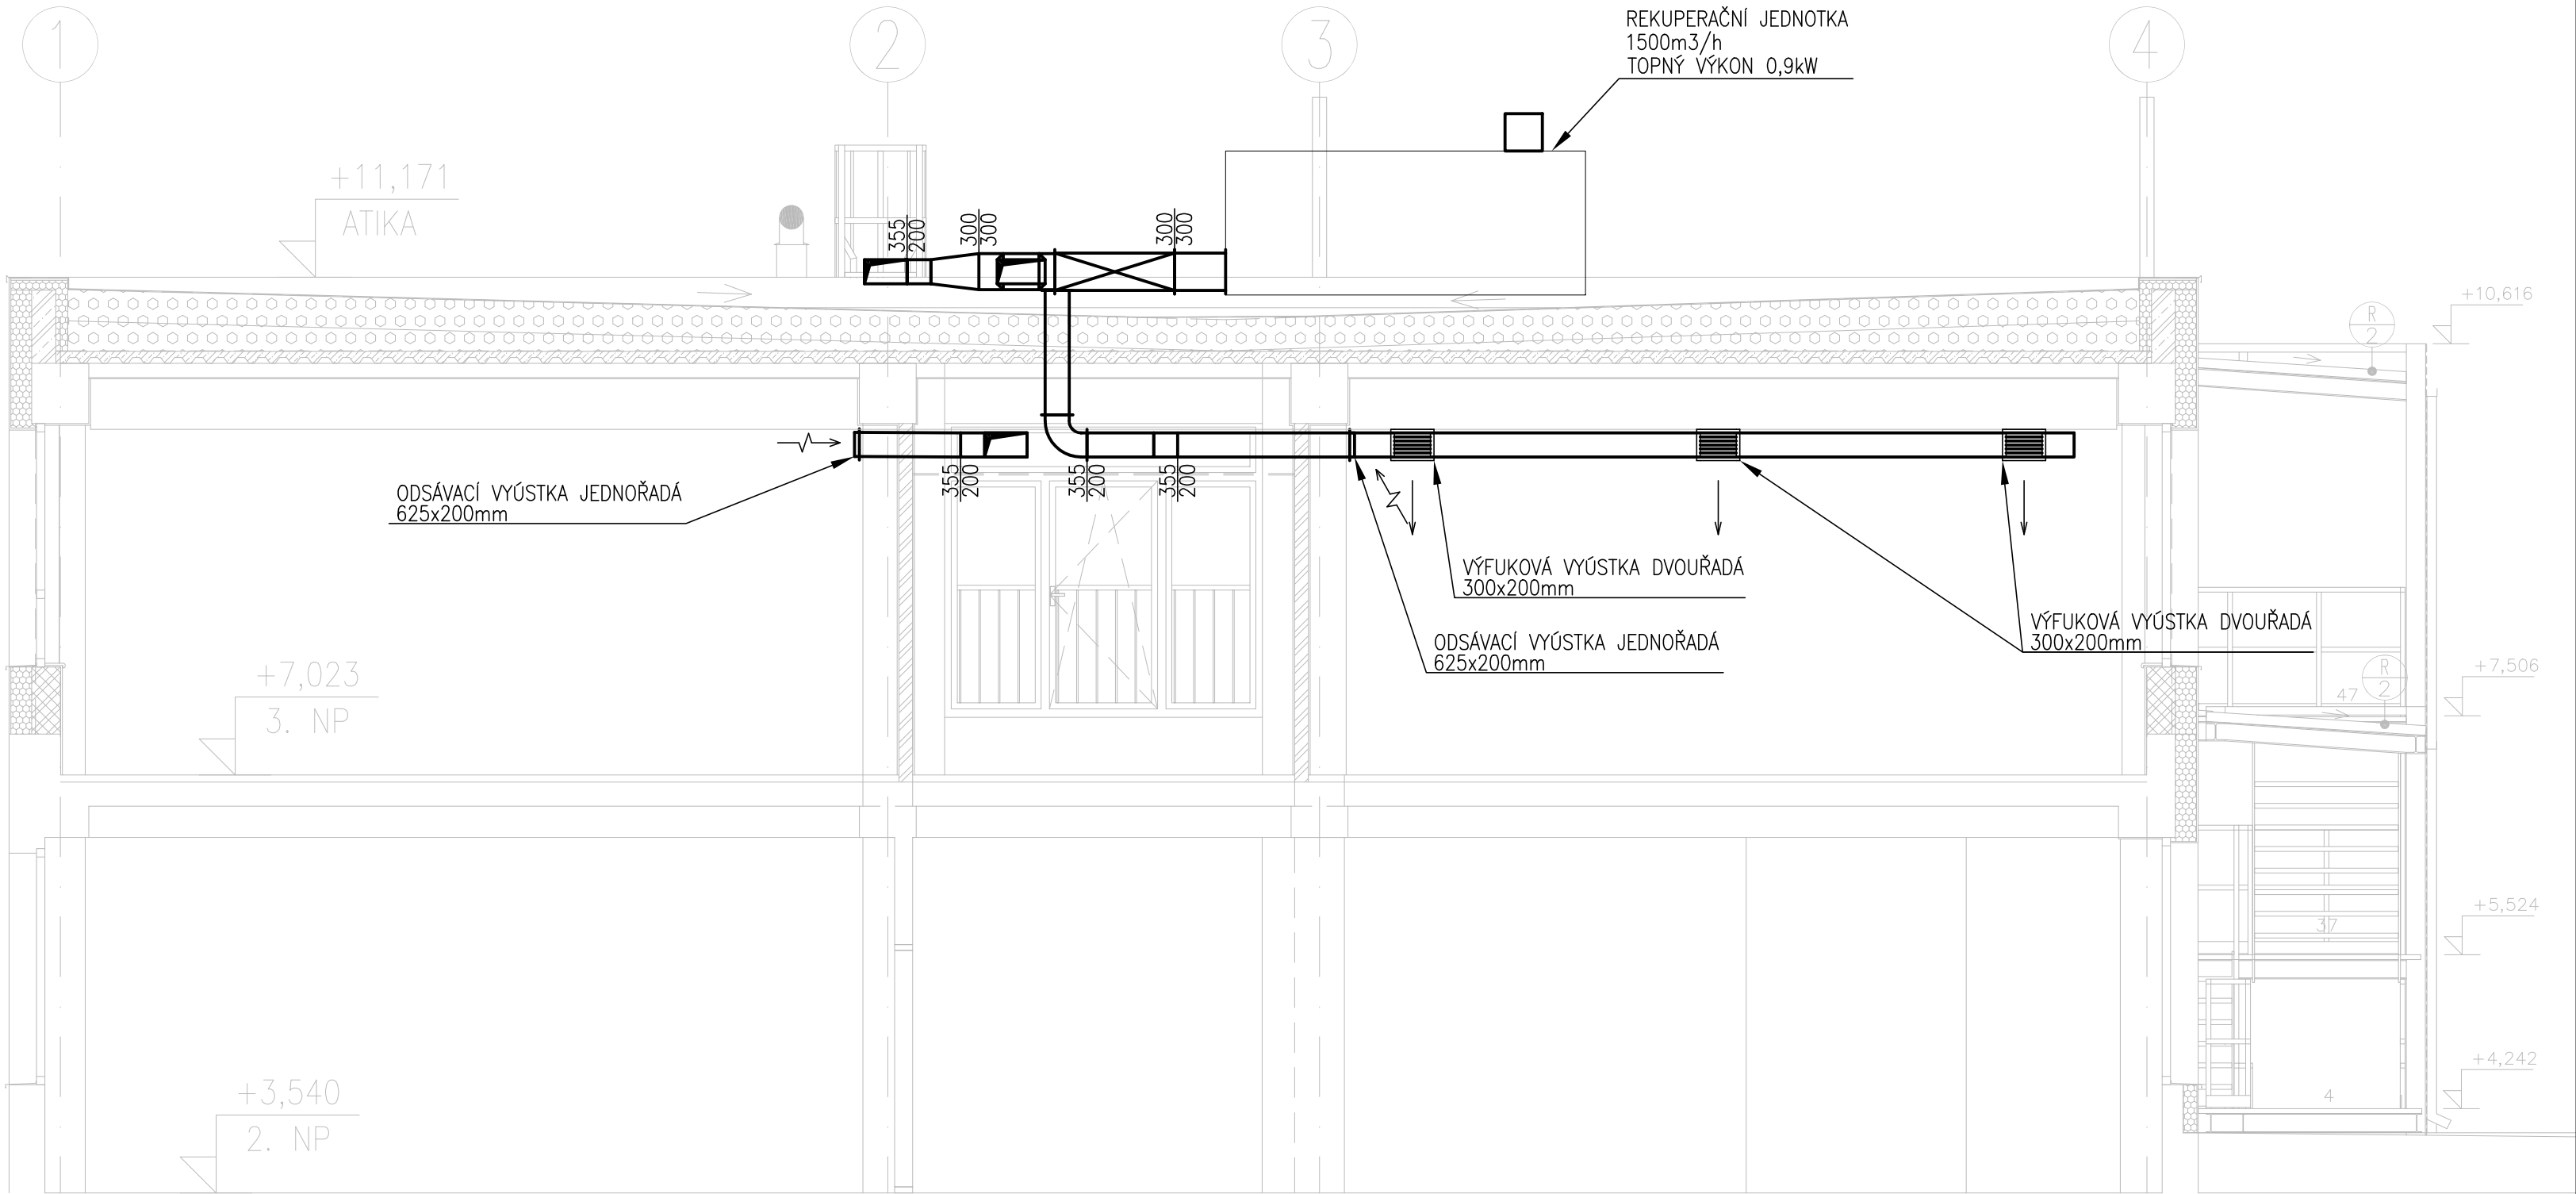

ZODPOVĚDNÝ PROJEKTANT Aquaeductus Projekt AQUAEDUCTUS PROJEKT s.r.o. 5.Května 159/15, Liberec email: hrochova@aqpr.cz tel: +420 777 001 352			GENERÁLNÍ PROJEKTANT rh-m projektová a inženýrská akciová společnost Kloboukova 2303/23, 148 00 Praha 4 - Chodov tel. (+420) 731 479 619, e-mail : rhm@rh-m.as			INVESTOR TRIVIS - Střední škola veřejnoprávní a Vyšší odborná škola prevence kriminality a krizového řízení Praha, s.r.o. Hovorčovická 1281/11, Kobyliisy, 182 00 Praha NÁZEV PROJEKTU DOSTAVBA BUDOVY - ZKAPACITNĚNÍ, ZŠ HOVORČOVICKÁ, HOVORČOVICKÁ 11/1281, 182 00 PRAHA 8 - KOBYLISY	ČÁST D.1.4 TECHNIKA PROSTŘEDÍ STAVEB ČÁST D1.4.a - ZDRAVOTECHNIKA	FORMÁT 3 x A4 VYDÁNÍ 09 / 2023 STUPEŇ DŮR + DSP MĚŘÍTKO 1:50
VEDOUCÍ PROJEKTANT Ing. Hana Hrochová	KONTROLOVAL Ing. Hana Hrochová	VYPRACOVAL Ing. Petra Bláhová Pavlová	VEDOUCÍ PROJEKTANT Ing. Jan Lapáček	KONTROLOVAL Ing. Jan Lapáček	VYPRACOVAL Jan Mastik	OBJEKT --	NÁZEV VÝKRESU ŘEZ VZDUCHOTECHNIKY A1	NÁZEV SOUBORU ČÍSLO VÝKRESU PR04 REV. 0