
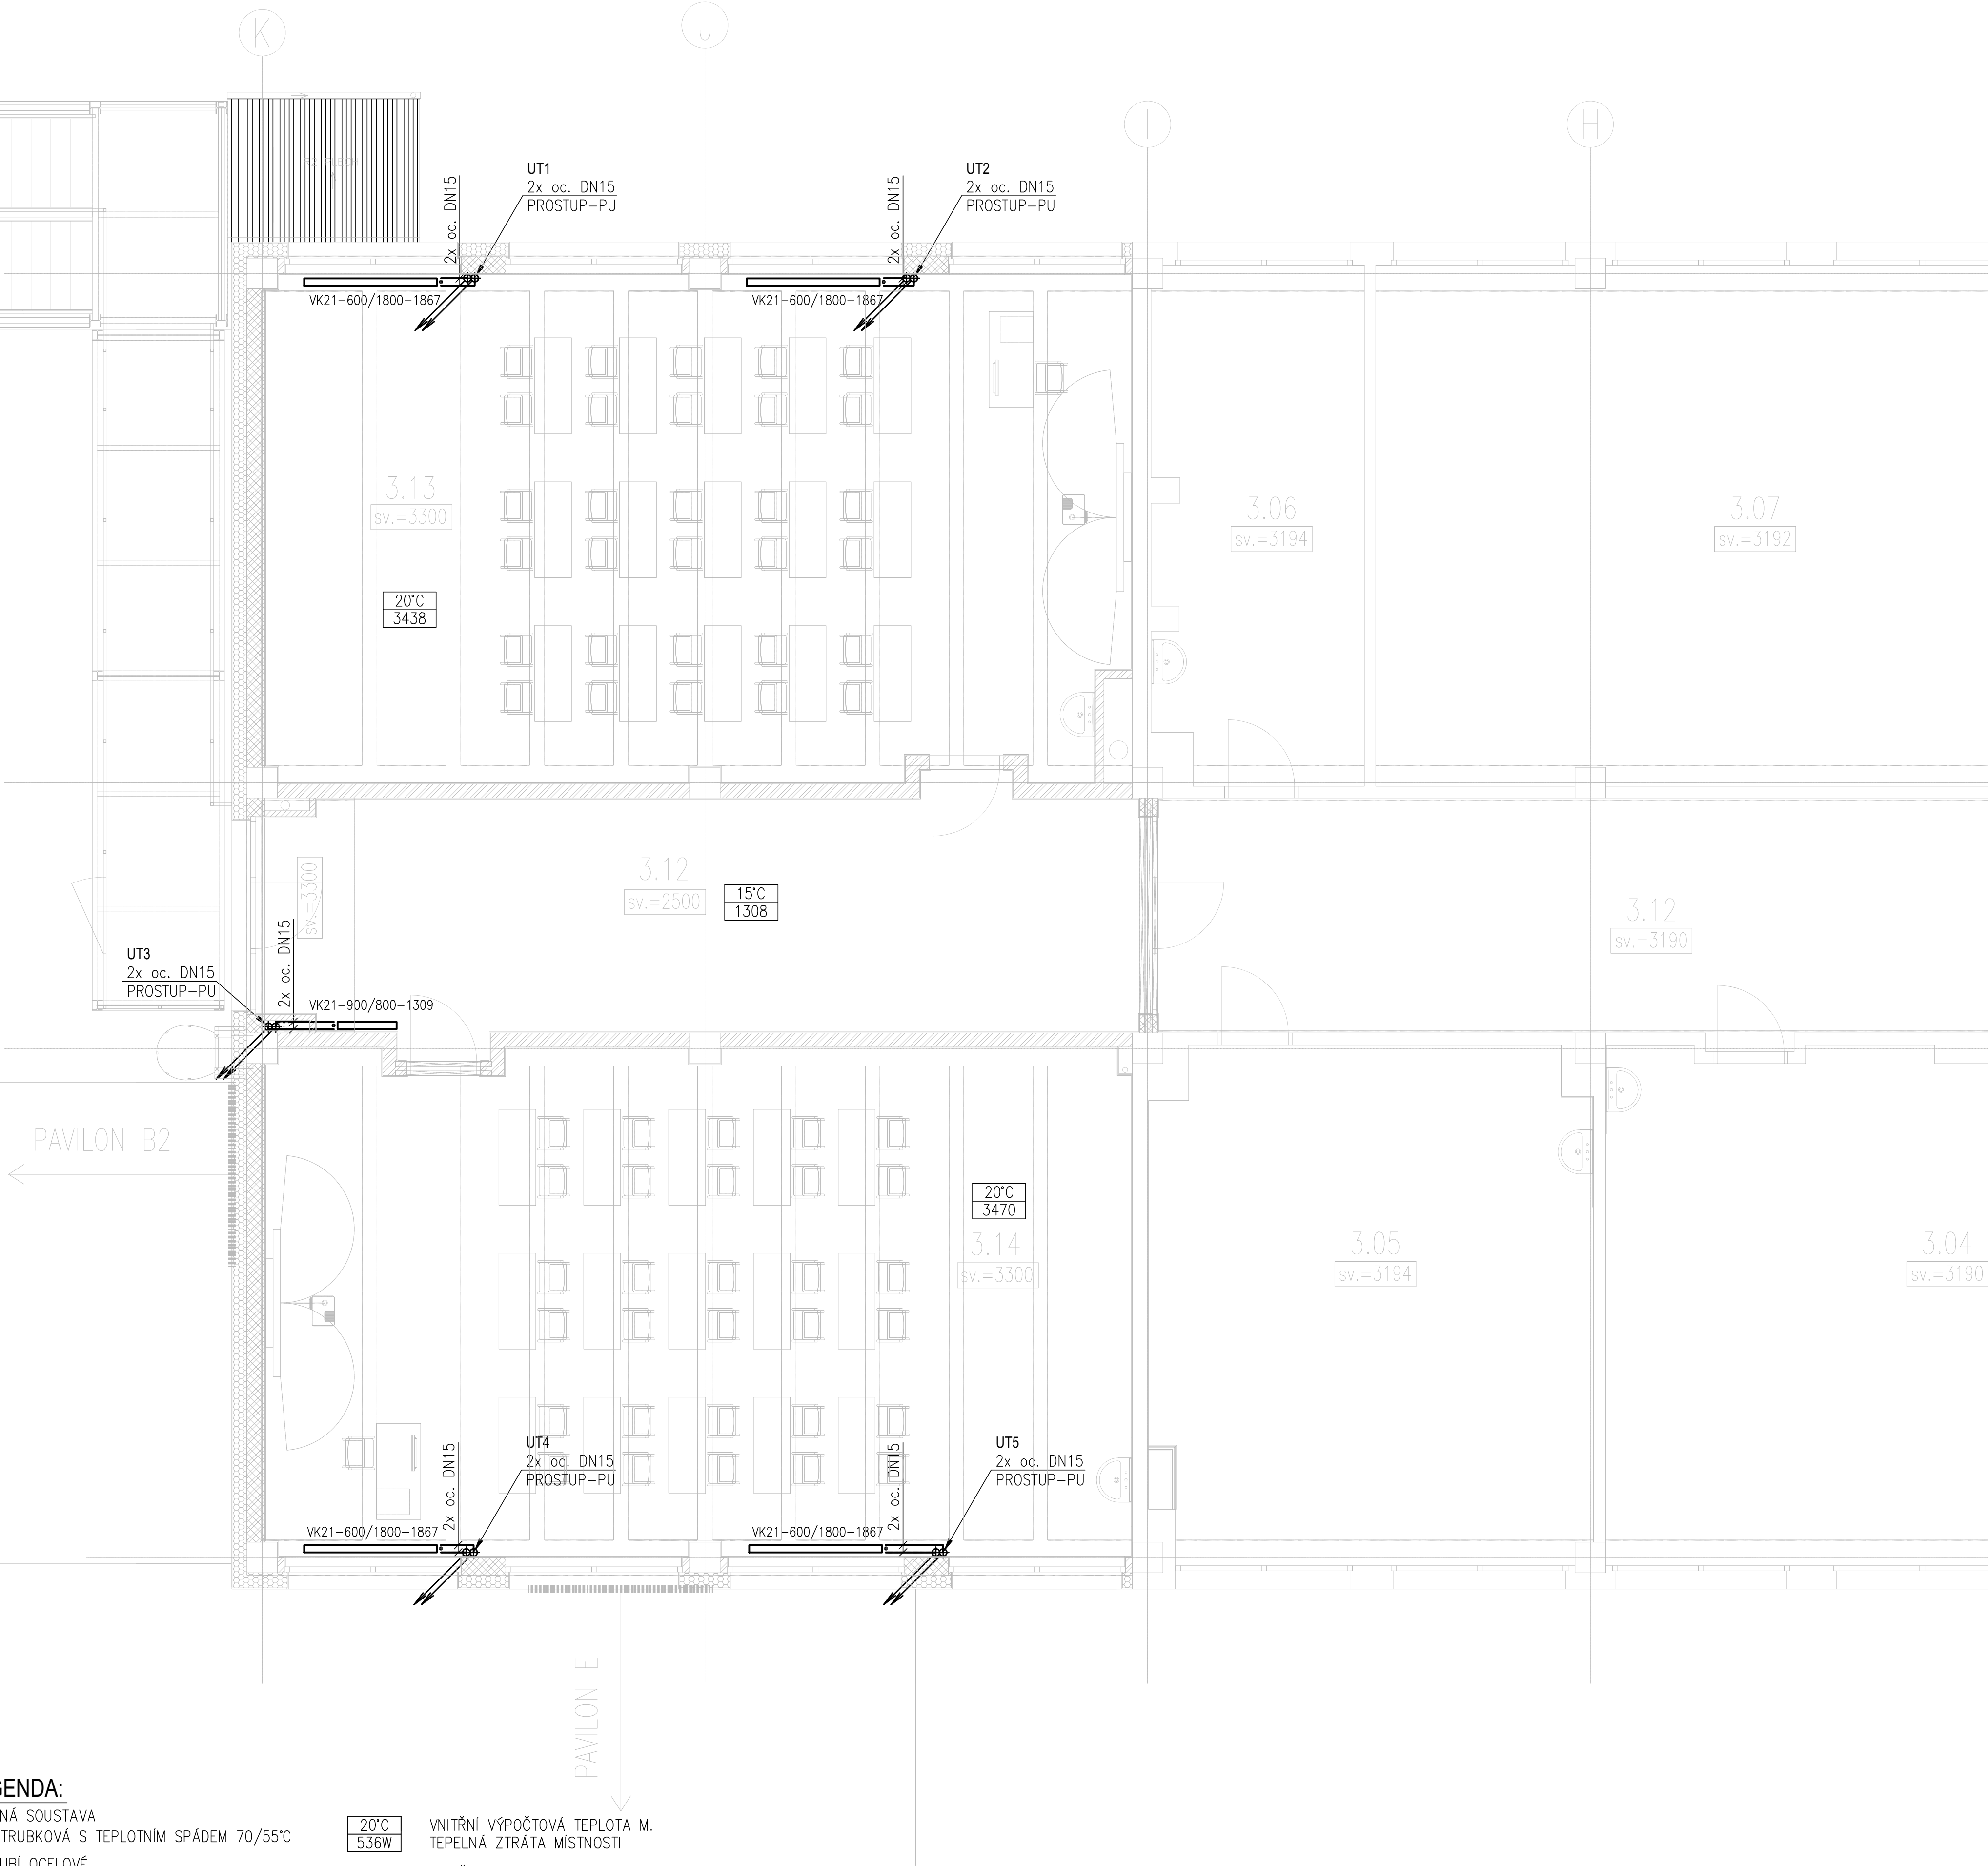


TABULKA MÍSTNOSTÍ		
Č.M.	NÁZEV MÍSTNOSTI	m²
PAVLON A2		
A2.3.01	KMENOVÁ UČEBNA	62,84
A2.3.02	ODBORNÁ UČEBNA	60,39
A2.3.03	ODBORNÁ UČEBNA	62,42
A2.3.04	KMENOVÁ UČEBNA	59,94
A2.3.05	ODBORNÁ UČEBNA	41,49
A2.3.06	KABINET	19,66
A2.3.07	KMENOVÁ UČEBNA	82,95
A2.3.08	ODBORNÁ UČEBNA	19,31
A2.3.09	ODBORNÁ UČEBNA	73,32
A2.3.10	ODBORNÁ UČEBNA	40,68
A2.3.11	KABINET	20,17
A2.3.12	CHODBA	180,82
A2.3.13	KMENOVÁ UČEBNA	80,51
A2.3.14	KMENOVÁ UČEBNA	81,32
	CELKEM	885,82

SCHÉMA OBJEKTŮ

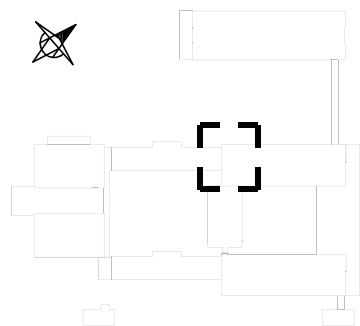

LEGENDA:

OTOPNÁ SOUSTAVA
DVOUTRUBKOVÁ S TEPLTNÍM SPÁDEM 70/55°C
POTRUBÍ OCELOVÉ
IZOLACE NÁVLEKOVÁ

20°C
536W

VNITŘNÍ VÝPOČTOVÁ TEPLOTA M.
TEPELNÁ ZTRÁTA MÍSTNOSTI

NOVÁ OTOPNÁ TĚLESA
DESKOVÁ TĚLESA
OZNAČENÍ TĚLES:
TYP TĚLESA–VÝŠKA/DĚLKA–VÝKON
PŘIPOJOVACÍ ŠROUBENÍ
TERMOSTATICKÝ VENTIL
ODVZDUŠŇOVACÍ VENTIL DN10

ROZVODY ÚT
PŘÍVOD–ZPÁTEČKA
DESKOVÉ OTOPNÉ TĚLESO

ZODPOVĚDNÝ PROJEKTANT Aquaeductus Projekt AQUAEDUCTUS PROJEKT s.r.o. 5.Května 159/15, Liberec email: hrochova@aspr.cz tel: +420 777 001 352			GENERÁLNÍ PROJEKTANT rh-m projektová a inženýrská společnost Kloboukova 2303/23, 148 00 Praha 4 - Chodov tel. (+420) 731 479 619, e-mail : rhm@rh-m.as			INVESTOR Servisní středisko pro správu svěřeného majetku MČ Praha 8, p.o. U Synangogy 2, Praha 8, 180 00, tel. 602141732, mail: kejh@sespha8.cz		ČÁST D.1.4 TECHNIKA PROSTŘEDÍ STAVEB		FORMÁT 6 x A4	
VEDOUcí PROJEKTANT Ing. Hana Hrochová			VEDOUcí PROJEKTANT Ing. Jan Lapáček			NÁZEV PROJEKTU DOSTAVBA BUDOVY - ZKAPACITNĚNÍ, ZŠ HOVORČOVIČKA, HOVORČOVIČKA 11/1281, 162 00 PRAHA 6 - KOBYLISY		ČÁST D1.4.d - VYTÁPĚNÍ		VYDÁNÍ 09 / 2023	
KONTROLOVAL Ing. Hana Hrochová			KONTROLOVAL Ing. Jan Lapáček			NÁZEV VÝKRESU PŮDORYS 3NP A2		STUPĚŇ DŮR + DSP		MĚŘÍTKO 1:50	
VYPRACOVAL Ing. Petra Bláhová Pavlová			VYPRACOVAL Jan Mastik			OBJEKT --		NÁZEV VÝKRESU PŮDORYS 3NP A2		NÁZEV SOUBORU PR05	
										REV. 0	