


LEGENDA:



DOTČENÁ STAVBA NA P.P.Č. 560/3 V K.Ú. KOBYLISY



PODZEMNÍ POŽÁRNÍ HYDRANT

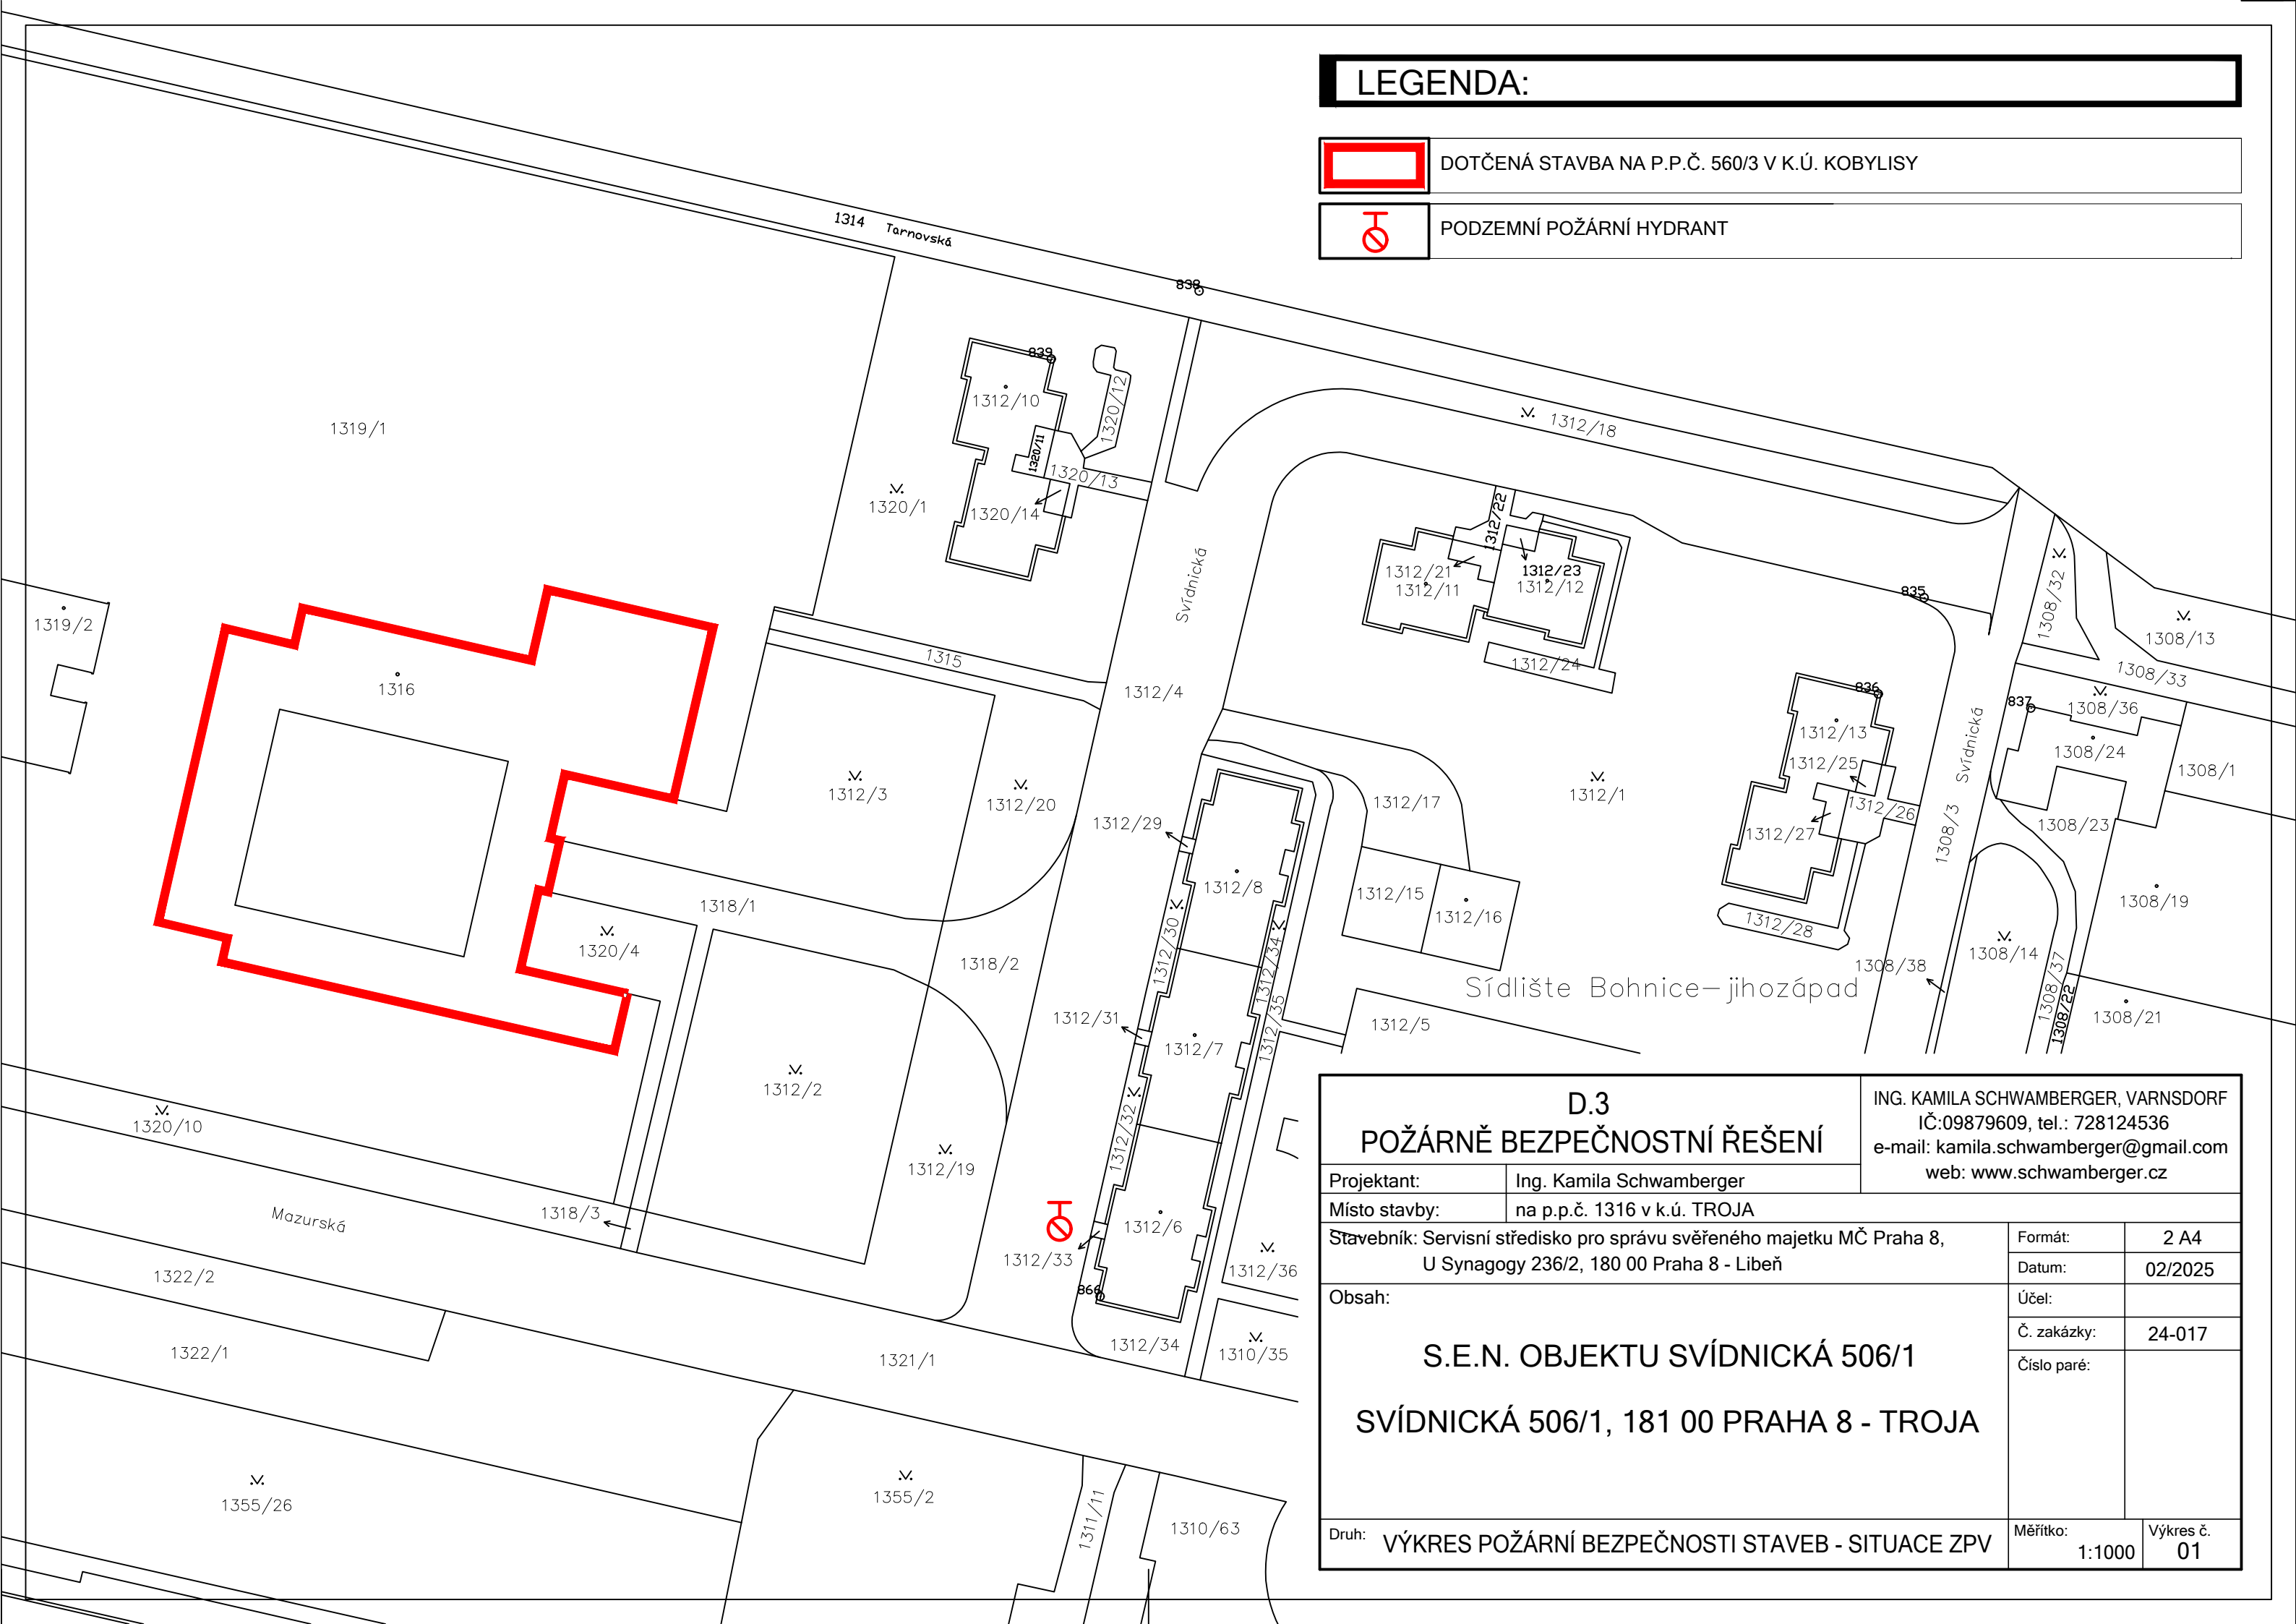

D.3		ING. KAMILA SCHWAMBERGER, VARNSDORF	
POŽÁRNĚ BEZPEČNOSTNÍ ŘEŠENÍ		IČ:09879609, tel.: 728124536	
Projektant:	Ing. Kamila Schwamberger	e-mail: kamila.schwamberger@gmail.com	
Místo stavby:	web: www.schwamberger.cz		
na p.p.č. 1316 v k.ú. TROJA			
Stavebník: Servisní středisko pro správu svěřeného majetku MČ Praha 8, U Synagogy 236/2, 180 00 Praha 8 - Libeň		Formát:	2 A4
		Datum:	02/2025
Obsah:  S.E.N. OBJEKTU SVÍDNICKÁ 506/1  SVÍDNICKÁ 506/1, 181 00 PRAHA 8 - TROJA		Účel:	
		Č. zakázky:	24-017
		Číslo paré:	
Druh: VÝKRES POŽÁRNÍ BEZPEČNOSTI STAVEB - SITUACE ZPV		Měřítko: 1:1000	Výkres č. 01