


LEGENDA

- NOVÉ KONSTRUKCE
- NOVÉ VZT ZAŘÍZENÍ
- STÁVAJÍCÍ KONSTRUKCE
- BOURANÉ KONSTRUKCE
- PROSTUPY

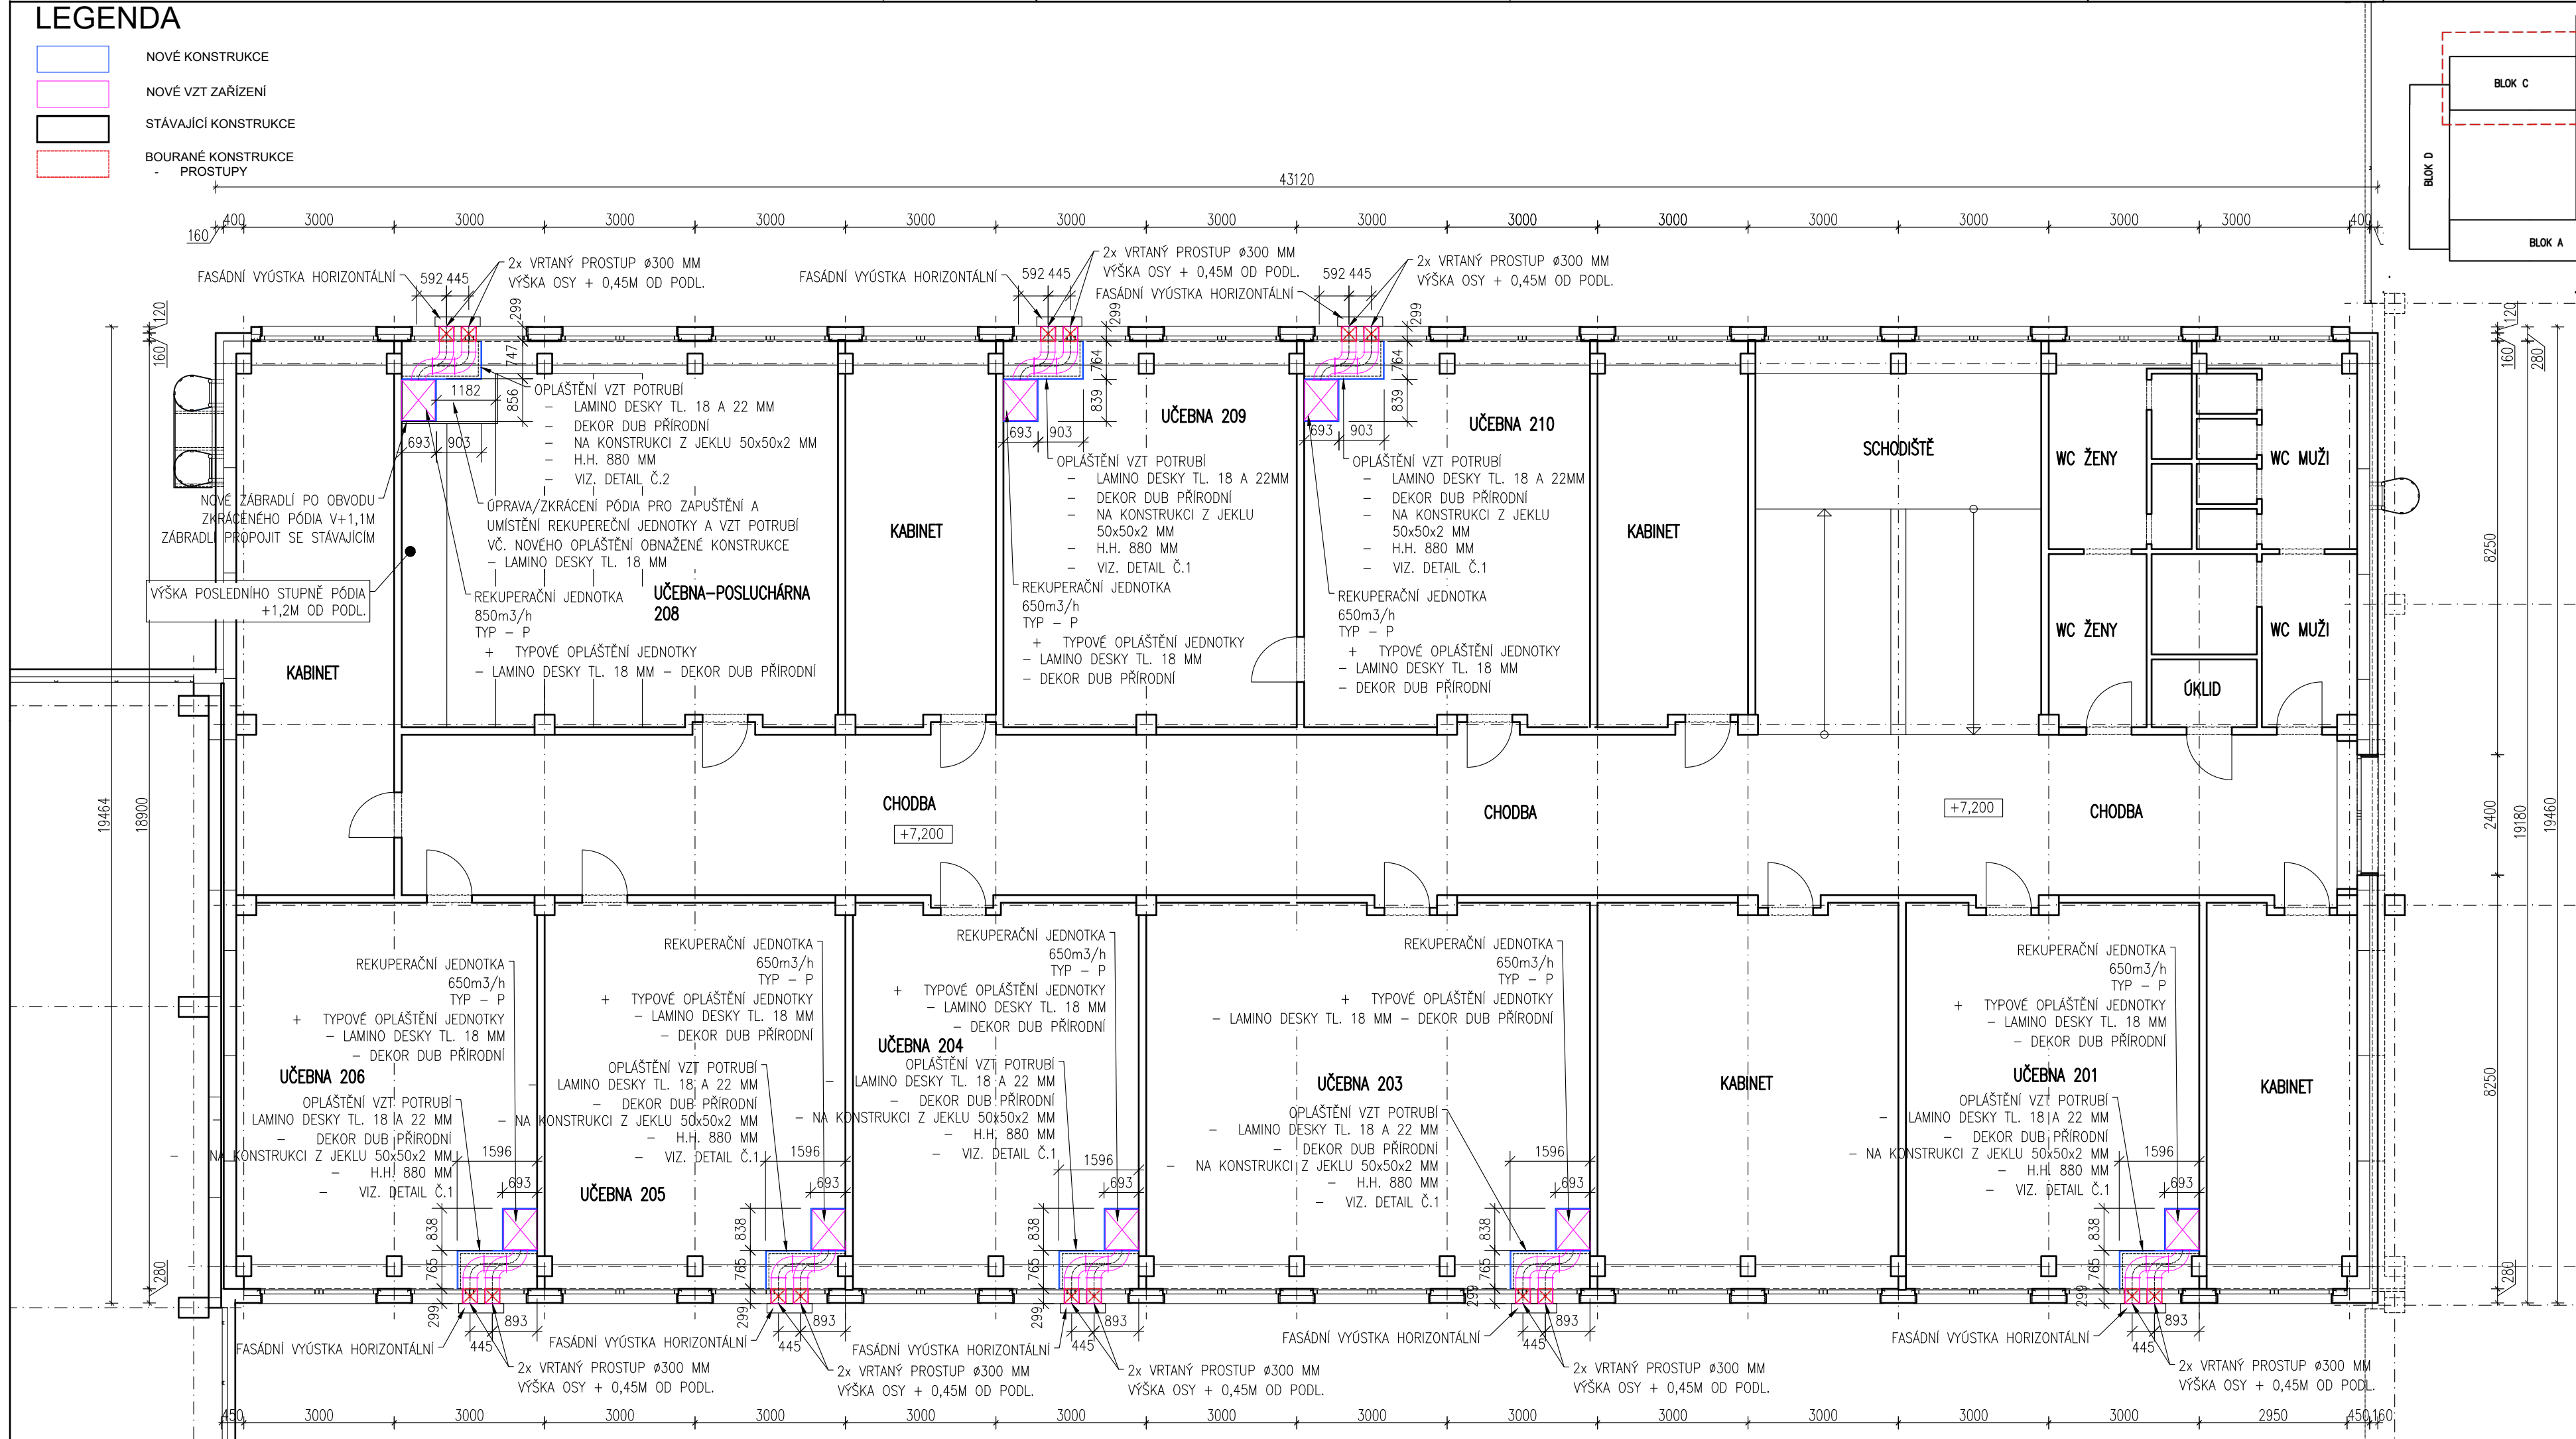

BLOK C - 3.NP- LEGENDA MÍSTNOSTÍ		
ČÍSLO	ÚČEL	PLOCHA [m²]
201	UČEBNA	44,4000
203	UČEBNA	67,3300
204	UČEBNA	43,3600
205	UČEBNA	45,8500
206	UČEBNA	45,8100
208	POSLUCHÁRNA	66,2200
209	UČEBNA	44,71
210	UČEBNA	43,28

±0 = 272,0 (BPV)

Tato dokumentace je duševním vlastnictvím ABCD Studio, s.r.o.

Č. ZAKÁZKY: 24-017

DATUM: 13/02/2025

MĚŘÍTKO: 1:100

FORMÁT: 3xA4

GENERÁLNÍ PROJEKTANT:

AUTORIZACE:

PÁŘE:

ABCD STUDIO

projekty a povolení stavob

ABCD Studio, s.r.o., Paříkova 910/11a

190 00 Praha 9, Tel: +420 606 475 474

Ing. Pavel HROCH

ZODPOVĚDNÁ OSOBA GP: ABCD Studio, s.r.o., Paříkova 910/11a

Ing. Pavel HROCH

VEDOUcí PROJEKTANT ČÁSTI: ABCD Studio, s.r.o., Paříkova 910/11a

Ing. Pavel HROCH

VYPRACOVAL: ABCD Studio, s.r.o., Paříkova 910/11a

Jan Mastík

190 00 Praha 9, Tel: +420 606 475 474

INVESTOR:

Servisní středisko pro správu svěřeného majetku MČ Praha 8

U Synagogy 236/2, 180 00 Praha 8

STUPEŇ:

DOKUMENTACE PRO STAVEBNÍ POVOLENÍ A PRO PROVEDENÍ STAVBY

STAVBA:

Rekuperační větrání objektu Svidnická 506/1

Svidnická 506/1, 181 00 Praha 8- Troja

ČÁST DOKUMENTACE:

STAVEBNÍ ČÁST

NÁZEV VÝKRESU: PŮDORYS 3. NP - BLOK C NOVÝ STAV

Č. ČÁSTI:

D.1.1

Č. VÝKRESU:

2.1.6