
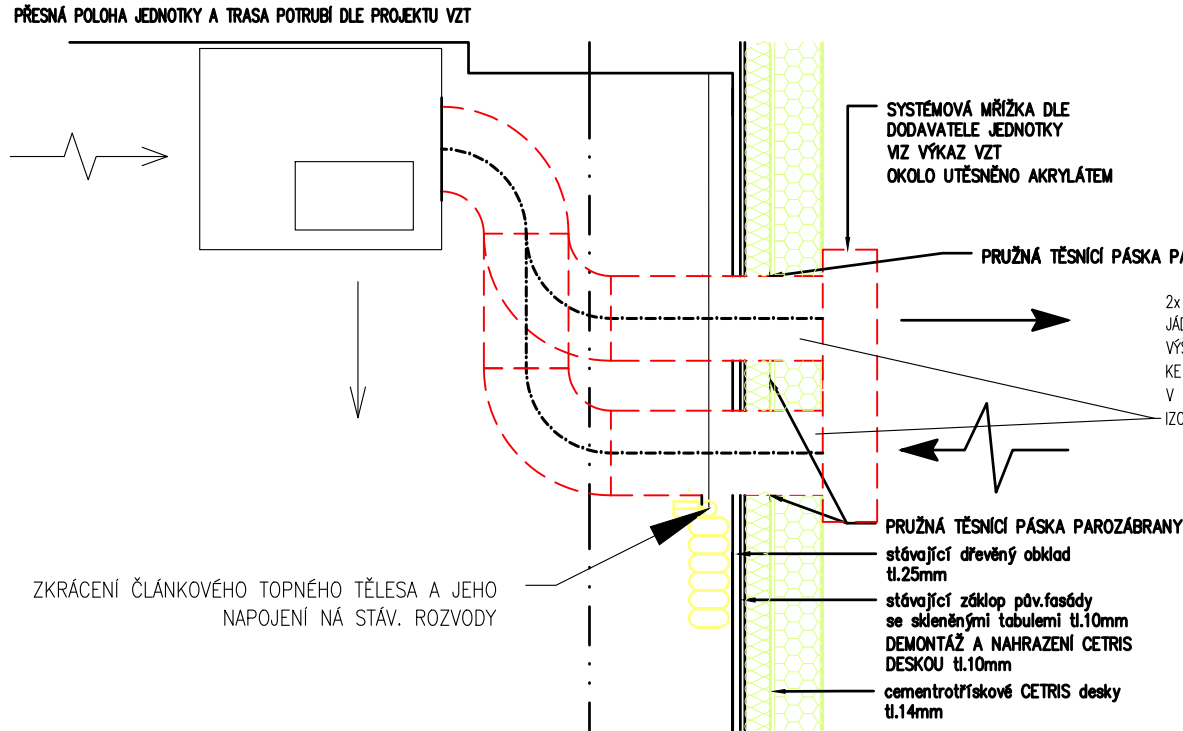



TYPOVÉ ŘEŠENÍ KRYTU REKUPERAČNÍ JEDNOTKY S HORIZONTÁLNÍ VÝÚSTKOU.  
 POZN.: PLATÍ PRO TYP L, TYP P BUDE OSAZEN ZRCADLOVĚ

KÓTY JSOU POUZE ORIENTAČNÍ!  
 PŮDORYSNÉ ROZMĚRY ZÁKRYTU BUDOU UPŘESNĚNY DLE SKUTEČNÝCH ROZMĚRŮ V JEDNOTLIVÝCH MÍSTNOSTECH A JSOU  
 UVEDENY VE VÝKRESECH PŮDORYSŮ 1. AŽ 3. NP.


DETAIL PROSTUPU FASÁDOU

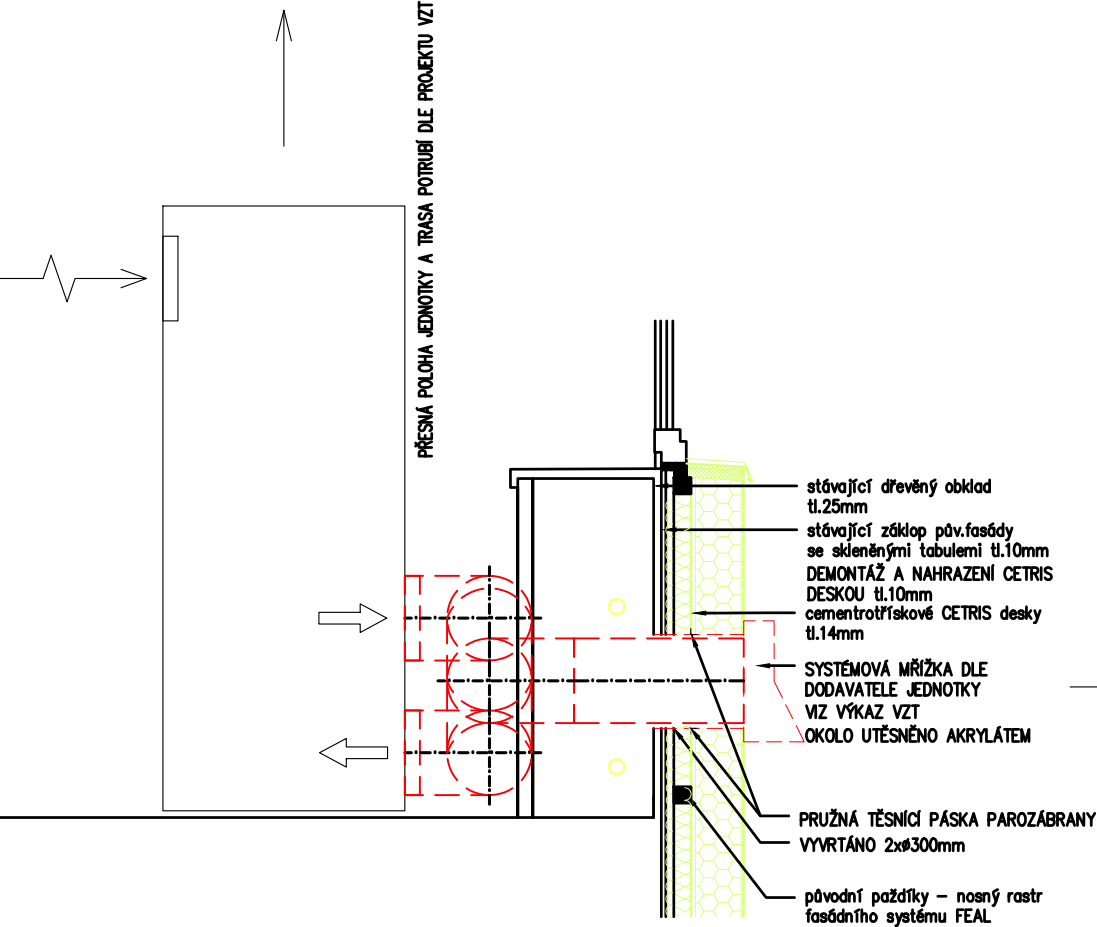


DETAIL OPLÁŠTĚNÍ

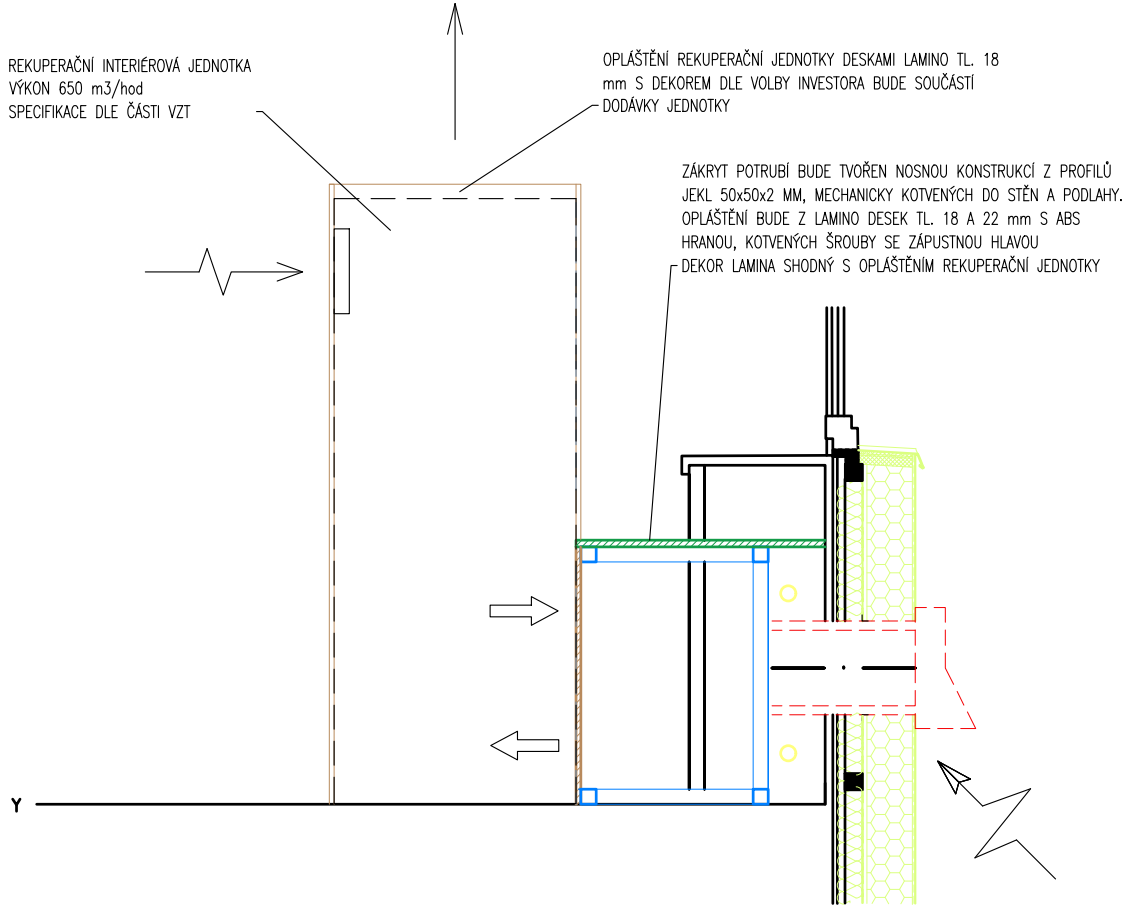

!!KÓTY JSOU POUZE SCHEMATICKE – NUTNO UPRAVIT  
 PŘIMO NA STAVBĚ DLE KONKRÉTNÍ SITUACE!!

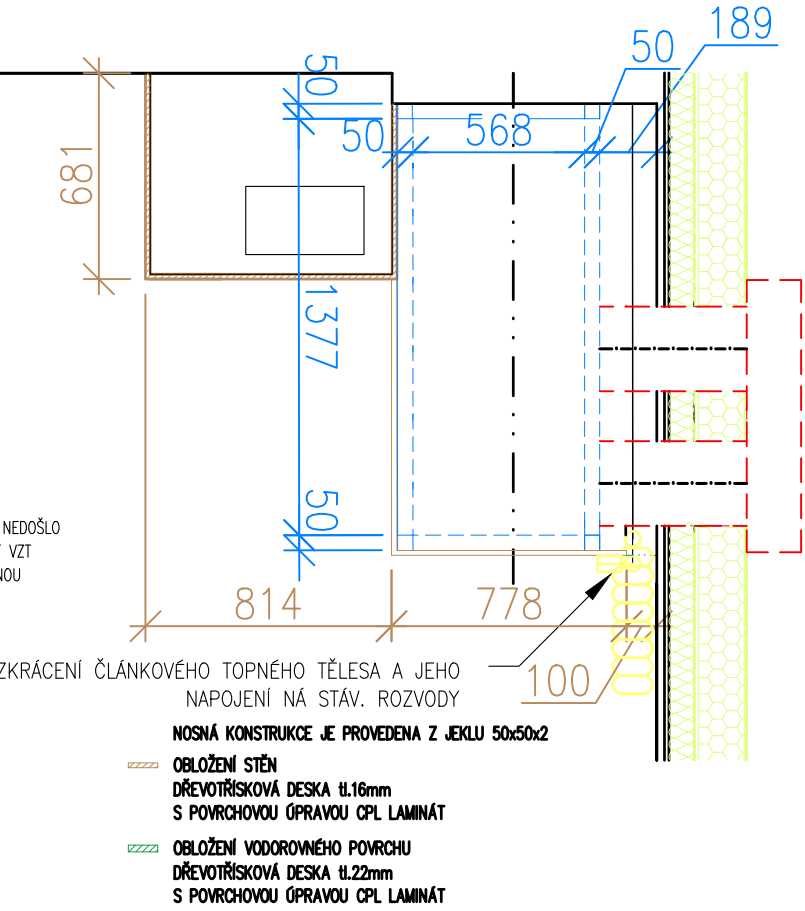

PŮVODNÍ FASÁDNÍ SYSTÉM FEAL  
 UVEDENÉ ROZMĚRY JSOU PŘEDPOKLÁDANÉ, NUTNO OVĚŘIT PO ODKRYTÍ FASÁDY  
 ROZMĚRY A POLOHU NAVRŽENÉ VÝMĚNY PŘÍZPŮBIT NA MÍSTĚ DLE SKUTEČNÉHO STAVU A DLE VEDENÍ VZT

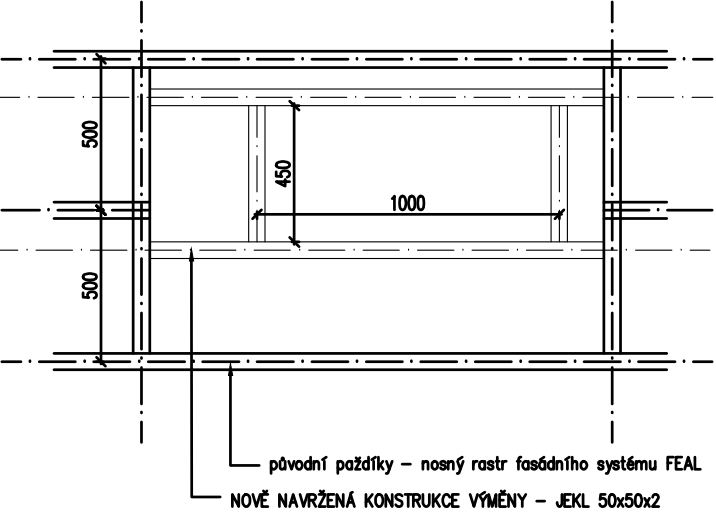

±0 = 272,0 (BPV)	
Tato dokumentace je duševním vlastnictvím ABCD Studio, s.r.o.	
AUTORIZACE:	
Č. ZAKÁZKY: 24-017	PARÉ:
DATUM: 13/02/2025	
MĚŘÍTKO: 1:25	
FORMÁT: 2xA4	
GENERÁLNÍ PROJEKTANT:	
Ing. Pavel HROCH	ABCD Studio, s.r.o., Paříkova 910/11a
ZODPOVĚDNÁ OSOBA GP:	190 00 Praha 9, Tel: +420 606 475 474
Ing. Pavel HROCH	190 00 Praha 9, Tel: +420 606 475 474
VEDOUCÍ PROJEKTANT ČÁSTI:	ABCD Studio, s.r.o., Paříkova 910/11a
Ing. Pavel HROCH	190 00 Praha 9, Tel: +420 606 475 474
VYPRACOVAL:	ABCD Studio, s.r.o., Paříkova 910/11a
Jan Mastik	190 00 Praha 9, Tel: +420 606 475 474
INVESTOR:	Servisní středisko pro správu svěřeného majetku MČ Praha 8
U Synagogy 236/2, 180 00 Praha 8	
STUPEŇ:	DOKUMENTACE PRO STAVEBNÍ POVOLENÍ A PRO PROVEDENÍ STAVBY
STAVBA:	Rekuperační větrání objektu Svídnická 506/1
Svídnická 506/1, 181 00 Praha 8- Troja	
ČÁST DOKUMENTACE:	Č. ČÁSTI:
STAVEBNÍ ČÁST	D.1.1
NÁZEV VÝKRESU:	Č. VÝKRESU:
DETAIL Č. 1 TYPOVÉ ŘEŠENÍ KRYTU VZT POTRUBÍ	2.1.7