


LEGENDA

- NOVÉ KONSTRUKCE
- NOVÉ VZT ZAŘÍZENÍ
- STÁVAJÍCÍ KONSTRUKCE
- BOURANÉ KONSTRUKCE
- PROSTUPY

BLOK A - 1.NP- LEGENDA MÍSTNOSTÍ		
ČÍSLO	ÚČEL	PLOCHA [m²]
304	UČEBNA	68,59
306	UČEBNA	67,36
307	UČEBNA	67,31
310	UČEBNA	45,42

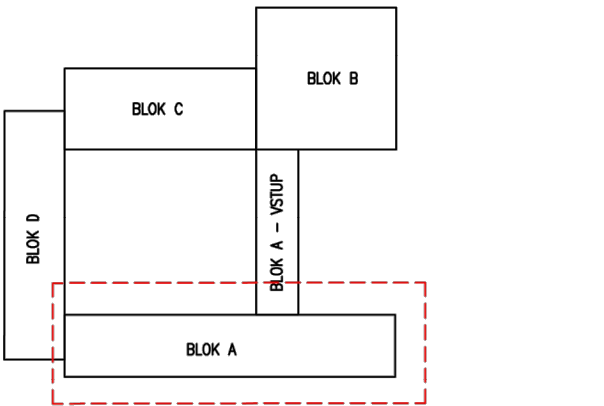

±0 = 272,0 (BPV)

Tato dokumentace je duševním vlastnictvím ABCD Studio, s.r.o.

AUTORIZACE:

Č. ZAKÁZKY: 24-017
DATUM: 13/02/2025
MĚŘÍTKO: 1:100
FORMÁT: A4
GENERALNÍ PROJEKTANT:

PARÉ:



Ing. Pavel HROCH
ZODPOVĚDNÁ OSOBA GP:
Ing. Pavel HROCH
VEDOUČÍ PROJEKTANT ČÁSTI:
Ing. Pavel HROCH
VYPRACOVAL:
Jan Masák

ABCD Studio, s.r.o., Paříkova 910/11a
190 00 Praha 9, Tel: +420 606 475 474
ABCD Studio, s.r.o., Paříkova 910/11a
190 00 Praha 9, Tel: +420 606 475 474
ABCD Studio, s.r.o., Paříkova 910/11a
190 00 Praha 9, Tel: +420 606 475 474
ABCD Studio, s.r.o., Paříkova 910/11a
190 00 Praha 9, Tel: +420 606 475 474

INVESTOR:
Servisní středisko pro správu svěřeného majetku MČ Praha 8
U Synagogy 236/2, 180 00 Praha 8

STUPEŇ:
DOKUMENTACE PRO STAVEBNÍ POVOLENÍ
A PRO PROVEDENÍ STAVBY

STAVBA:
Rekupační větrání objektu Svidnická 506/1
Svidnická 506/1, 181 00 Praha 8- Troja

ČÁST DOKUMENTACE:
STAVEBNÍ ČÁST
NÁZEV VÝKRESU:
PŮDORYS 1. NP - BLOK A
NOVÝ STAV

Č. ČÁSTI:
D.1.1
Č. VÝKRESU:
2.1.1